


Planta Baixa Hidráulico - Pavimento
Escala 1:50

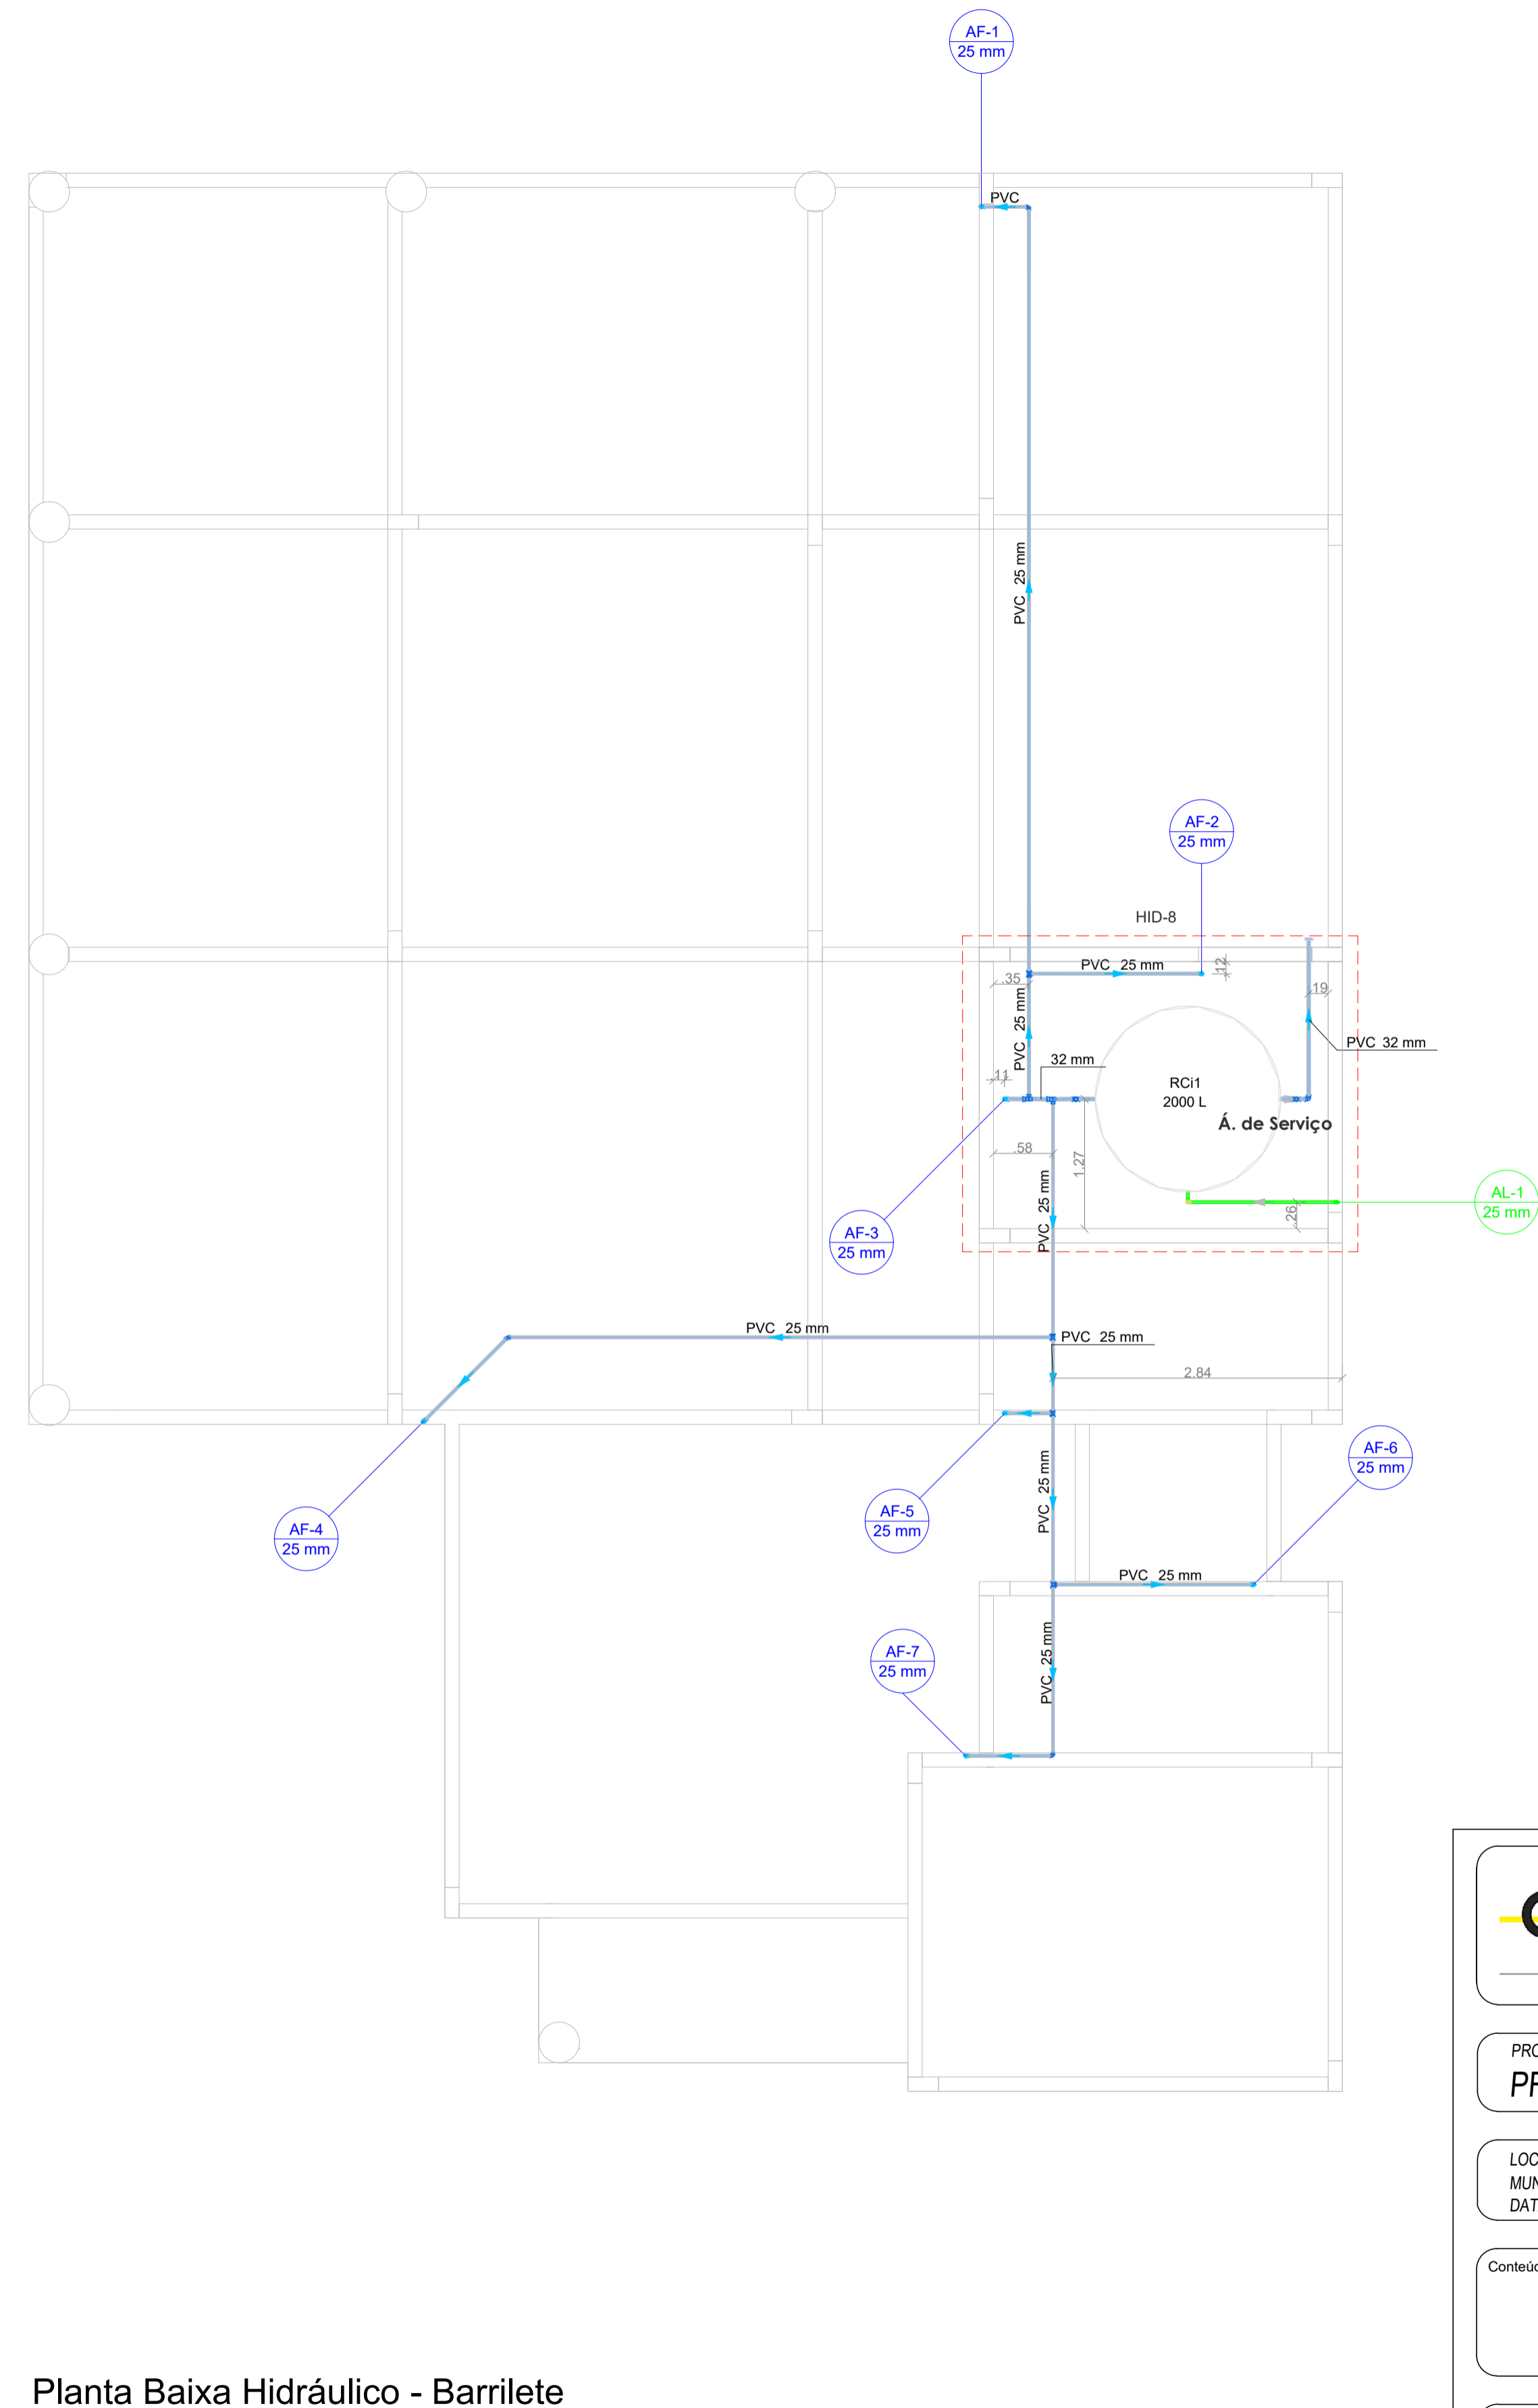

Planta Baixa Hidráulico - Barrilete
Escala 1:50

Legenda de condutos	
	Água fria
	Alimentação

Legenda	
	Alimentador Predial
	Hidrômetros
	Registro de gaveta c/canopla cromada c/PVC soldável
AF-0	Coluna de água fria
TJ	Torneira de Jardim
AL-0	Coluna de alimentação
RE	Registro de estera
RG	Registro geral de gaveta
LV	Lavatório
MLR	Máquina de lavar roupa
TLR	Tanque
BE	Bebedor

GeoNorte
Projetos e Topografia

GEONORTE PROJETOS LTDA.
Av. Brasil, 79, sala 09, Centro - Xanxerê (SC) - 89820-000
www.geonorte.net.br / contato@geonorte.net.br
Telefone: (49) 3433-8176

PROJETO:
PROJETO HIDRÁULICO

LOCALIDADES:
MUNICÍPIO: Xavantina ESTADO UF: SC
DATA: 03/2022 ESCALA: Indicada

Conteúdo:
PLANTA BAIXA HIDRÁULICO - PAVIMENTO
PLANTA BAIXA HIDRÁULICO - BARRILETE

Folha:
01/02

Prop.: _____
MUNICÍPIO DE XAVANTINA - SC
CNPJ: 83.009.878/0001-15

Resp. Téc.: _____
CARLO ANTUNES DOS SANTOS
ENGENHEIRO CIVIL
CREA-SC 123.879-1

