




Planta Baixa Pluvial
Escala 1:50

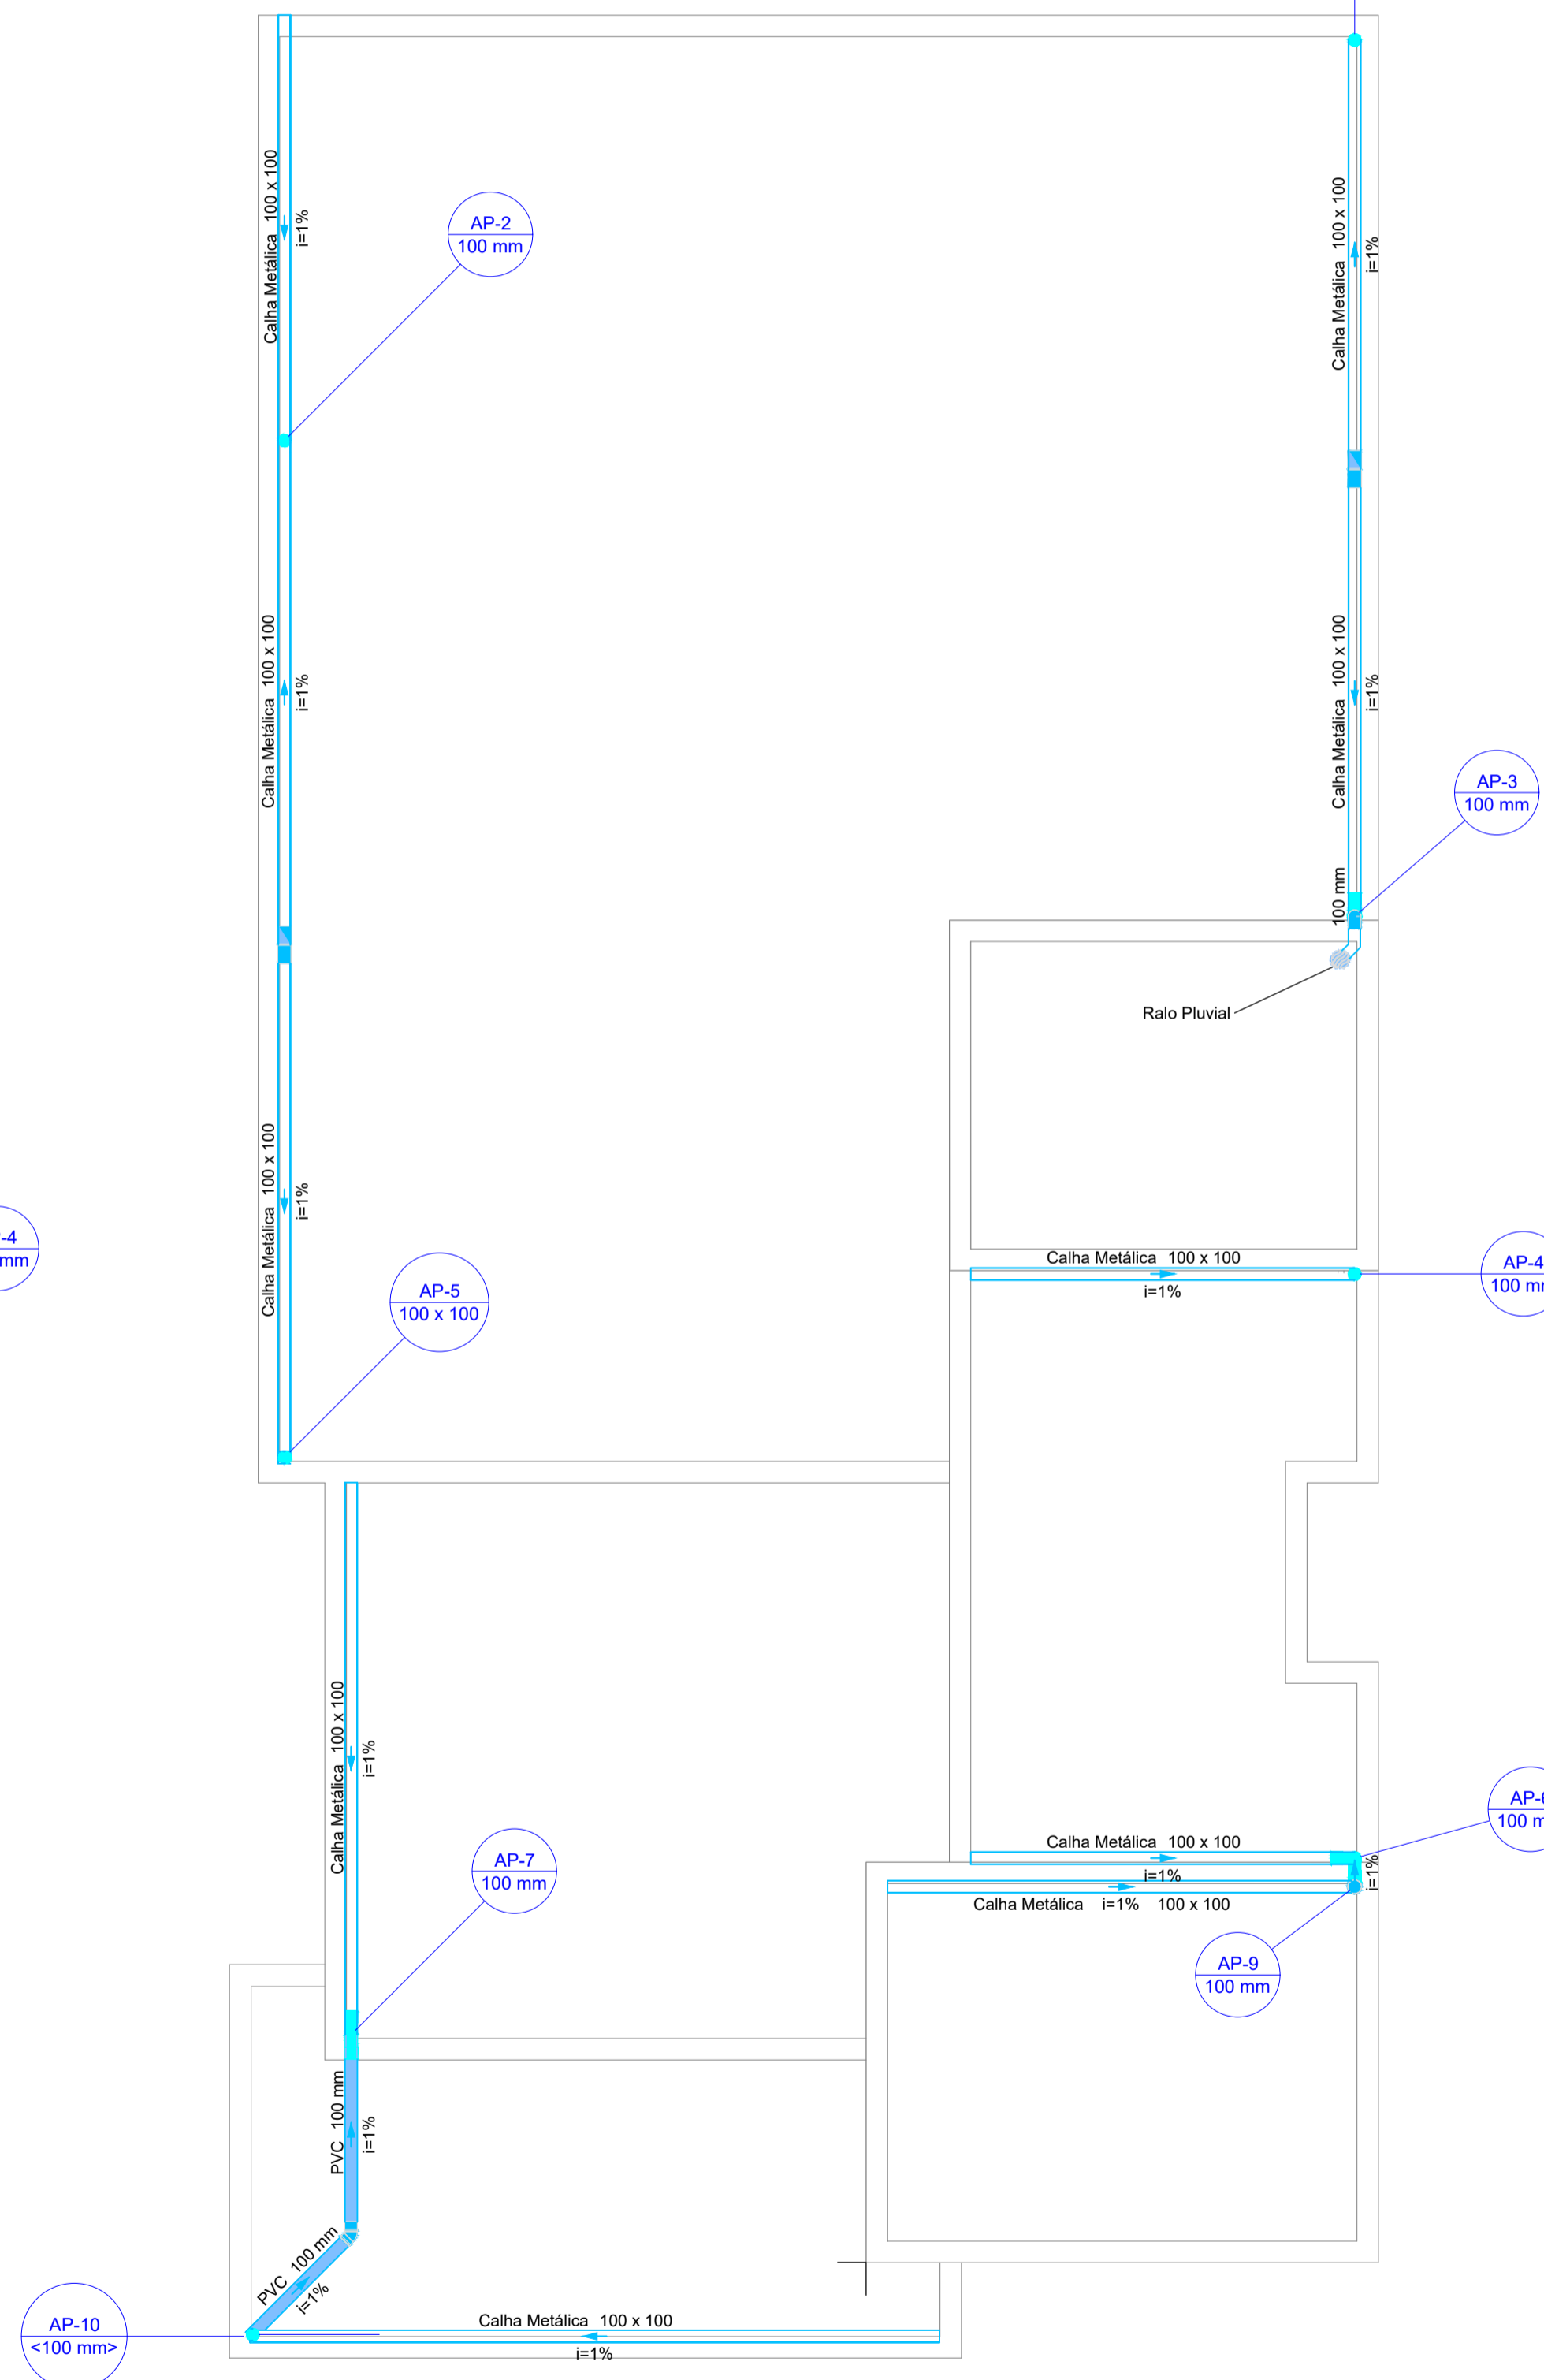

Planta Baixa Pluvial - Barrilete
Escala 1:50

Legenda de condutos	
	Tubulação de PVC pluvial

Legenda	
CE	Caixa de inspeção em PVC - 40 a 60 cm
AP-0	Coluna de pluvial

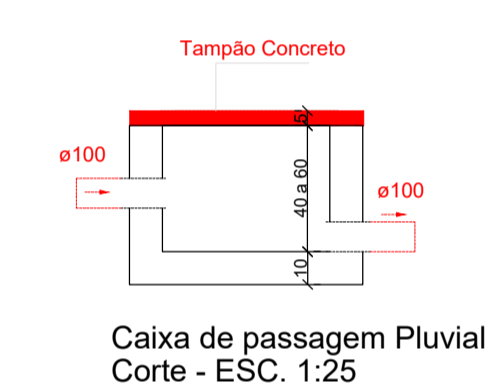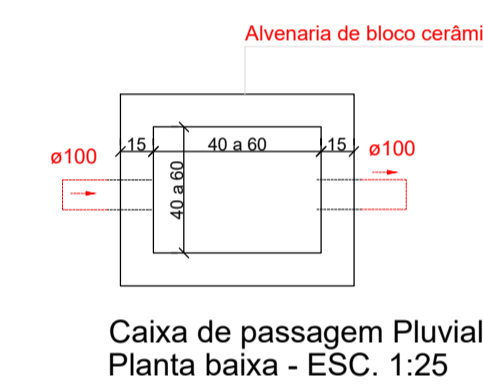

GeoNorte
Projetos e Topografia

GEONORTE PROJETOS LTDA.
Av. Brasil, 79, sala 09, Centro - Xanxerê (SC) - 89820-000
www.geonorte.net.br / contato@geonorte.net.br
Telefone: (49) 3433-8176

PROJETO:
PROJETO PLUVIAL

LOCALIDADES:
MUNICÍPIO: Xavantina ESTADO UF: SC
DATA: 03/2022 ESCALA: Indicada

Conteúdo:
PLANTA BAIXA PLUVIAL - PAVIMENTO
PLANTA BAIXA PLUVIAL - BARRILETE
DETALHE

Folha:
01/01

Prop.:
MUNICÍPIO DE XAVANTINA - SC
CNPJ: 83.009.878/0001-15

Resp. Téc.:
CARLO ANTUNES DOS SANTOS
ENGENHEIRO CIVIL
CREA-SC 123.879-1

